



**PROJETO HIDRÁULICO**  
ESCALA 1:75

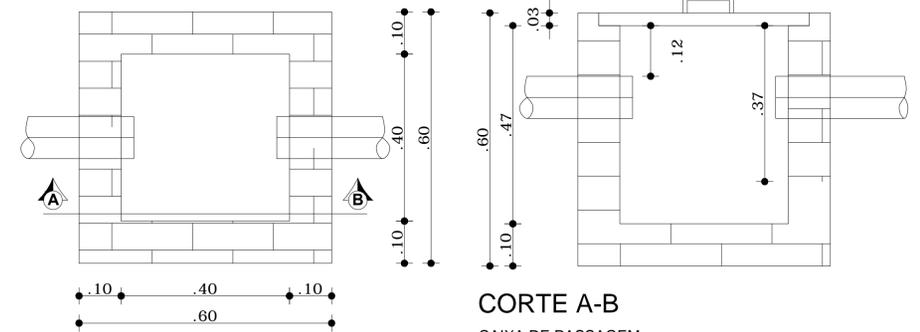


**PLANTA BAIXA**  
CAIXA DE PASSAGEM  
ESCALA 1:40

**CORTE A-B**  
CAIXA DE PASSAGEM  
ESCALA 1:40



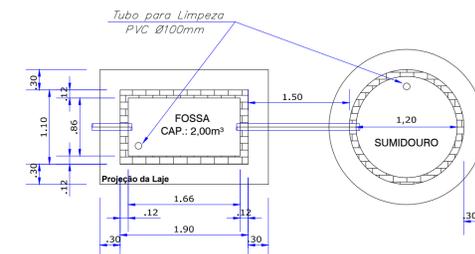


**FOSSA E SUMIDOURO**  
CORTE  
S/ ESCALA

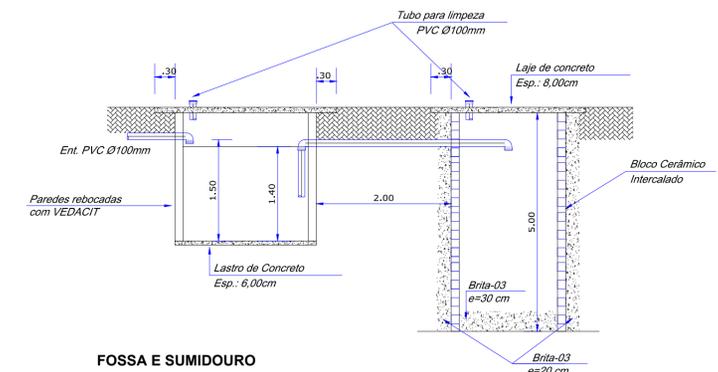

**FOSSA E SUMIDOURO**  
CORTE  
S/ ESCALA

**INSTALAÇÃO DA CAIXA D'ÁGUA DE FIBRA**  
SEM ESCALA

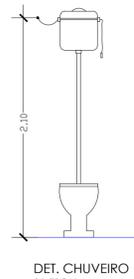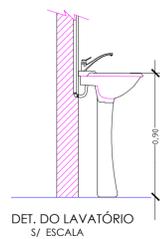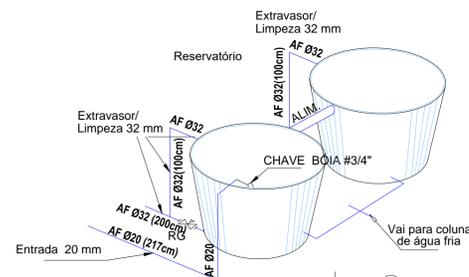

**SIMBOLOGIA**

- REDE HIDRÁULICA PVC
- ⊗ RG \_ REGISTRO DE GAVETA
- ⊗ RP \_ REGISTRO DE PRESSÃO

**NOTA**  
TODA REDE HIDRÁULICA NÃO COTADA EM PLANTA OU ISOMÉTRICA A TUBULAÇÃO SERÁ DE 25 mm.

MINISTÉRIO DA CULTURA	ANO: 2018	TIPO: HÍDR SANIT	FOLHA: 1 / 2	MODIFICAÇÕES:
CONVENIENTE: MUNICÍPIO DE VALE DO ANARI - RO	LOCAL: AV. TANCREDO NEVES, SETOR 01, LOTE 06	AREAS: VER FOLHA ARG. 1/2		A
OBRA: CONSTRUÇÃO DE UM CENTRO CULTURAL				B
PREFEITURA MUNICIPAL:				C
RESP. TÉCNICO: L. GALDINO				D
DATA: AGOSTO 2018				E
DIM: METRO				F
ESC.: INDICADA				G
				H
				I